


LEGENDA:

- ŁĄCZNIK 1-BIEG. HERMETYCZNY p/t
- PRZELĄCZNIK ŚWIECZNIKOWY HERMETYCZNY p/t.
- GNIAZDO WTYKOWE 230V, 1-BIEG. PODWÓJNE n/t, HERMETYCZNE
- GNIAZDO WTYKOWE 230V, 1-BIEG. POJEDYNCZE n/t, HERMETYCZNE
- WYPUST ZASILAJĄCY GRZEJNIKA ELEKTRYCZNEGO WG. PROJEKTU SANITARNEGO
- WYPUST ZASILAJĄCY TERMY POJEMNOSCIOWEJ WG. PROJEKTU SANITARNEGO
- WYPUST ZASILAJĄCY ZESTAW GRZEWCZO-WENTYLACYJNY WG. PROJEKTU SANITARNEGO
- WYPUST ZASILAJĄCY OGRZEWANY WPUST RYNNOWY.
- OPRAWA FLUORESCENCYJNA DO MONTAŻU NA STROPIE
- OPRAWA FLUORESCENCYJNA DO MONTAŻU NA ŚCIANIE
- SUFITOWY BOX ROZGAŁĘŻNY Z ZACISKAMI ,IP44
- GŁÓWNA SZYNA POŁĄCZĄCA WYRÓWNAWCZYCH
- TABLICA ROZDZIELCZA
- INSTALACJA 230V UKŁADANA WEWNĄTRZ ELEMENTÓW BUDOWLANYCH W OSŁONIE RUREK GIĘTKICH PCV18
- INSTALACJA POŁĄCZEN WYRÓWNAWCZYCH UKŁADANA WEWNĄTRZ ELEMENTÓW BUDOWLANYCH W OSŁONIE RUREK GIĘTKICH PCV18

PRZYKŁADOWE OPRAWY OŚWIETLENIOWE:

- A1 - OPRAWA FLUORESCENCYJNA ; 2x26W,IP44; KL. OCHR.1
- A2 - OPRAWA FLUORESCENCYJNA ; 2x18W,IP44; KL. OCHR.2
- A3 - OPRAWA FLUORESCENCYJNA ; 1x18W,IP44; KL. OCHR.1
- A4 - OPRAWA FLUORESCENCYJNA ; 1x18W,IP54; KL. OCHR.1

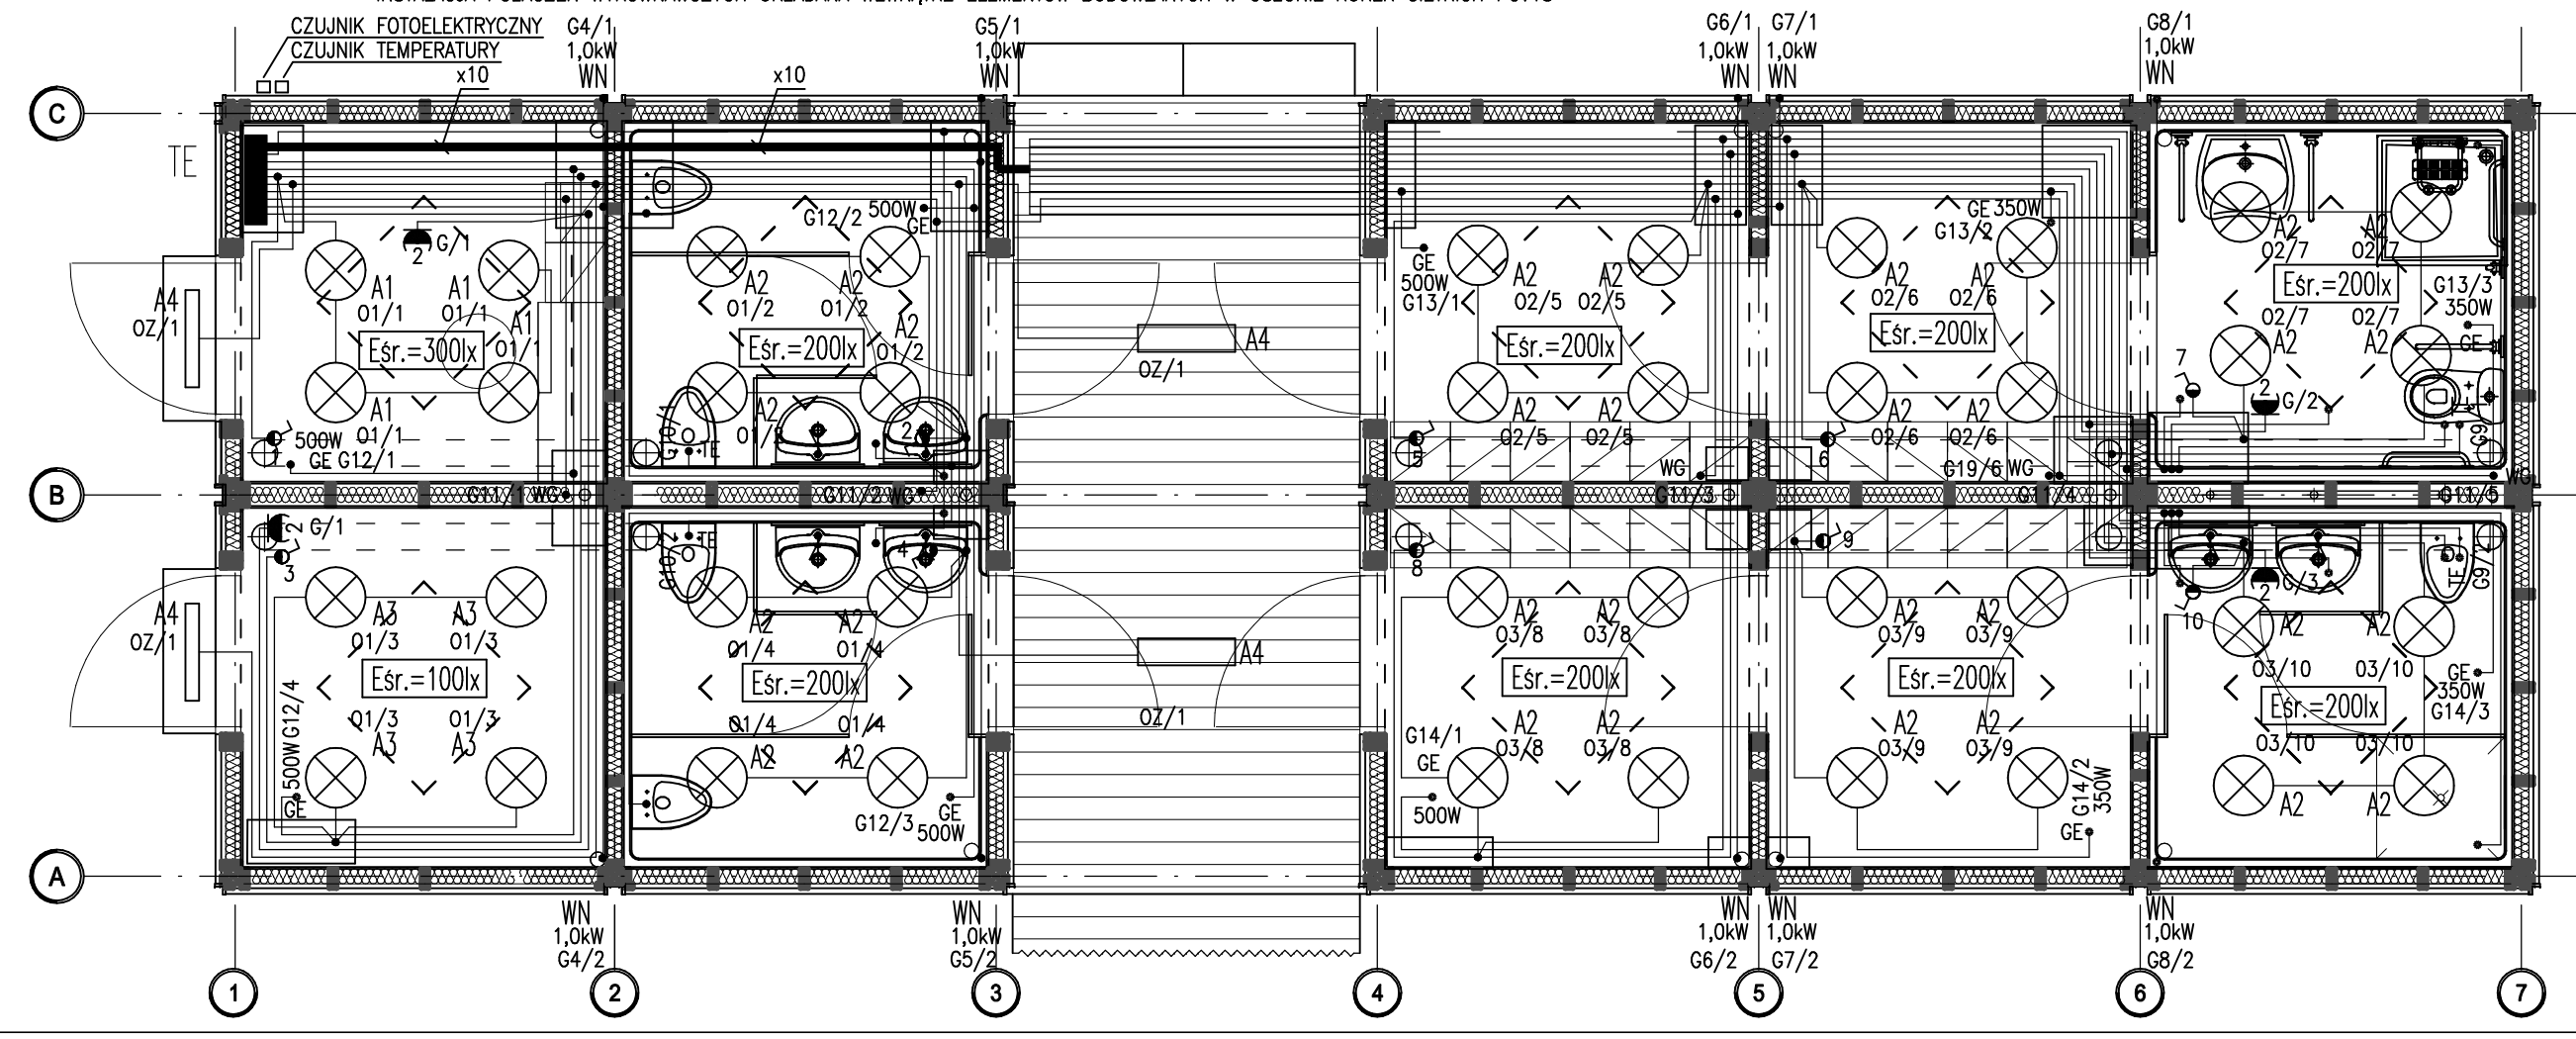


ZADANIE	KOMPLEKS BOISK SPORTOWYCH WRAZ Z BUDYNKIEM SANITARNO-SZATNIOWYM ORLIK 2012		JEDNOSTKA PROJEKTOWA	INWESTPROJEKT
ADRES	WIELOWIES, GMINA SIEROSZEWICE DZIAŁKA NR 337/4			62-800 KALISZ, AL. WOLNOŚCI 17
FAZA	ADAPTACJA	AUTOR ADAPTACJI	techn. Janusz Zakrzewski Upr. Nr UAN.7342-12/93	DATA GRUDZIEŃ 2008
		AUTOR ADAPTACJI		NR RYS. RYS.EZ-1

zadanie:
**ORLIK 2012
MODUŁOWY SYSTEM ZAPLECZA BOISK SPORTOWYCH**

inwestor:

generalny projektant/wykonawca projektu:

Kulczyński Architekt



sp. z o.o.
UL. ZGODA 4 m. 2, 00-018 WARSZAWA
tel./fax 827 29 18 tel. 828 22 00

autorzy: projektant generalny: mgr inż. Andrzej Działuch Ww-214/83, MAZ/IE/5705/01	temat rysunku: WERSJA STANDARD + INSTALACJA ELEKTRYCZNA
projektanci:	
opracował:	branża: INSTALACJE ELEKTROENERGETYCZNE
sprawdził: inż. Marian Lepie 360/69, MAZ/IE/5705/02	faza: PROJEKT ARCHITEKTONICZNO-BUDOWLANY
nr projektu: 08.01	indeks fazy: ABW
obiekt: S+	nr rysunku: EL-02-01
rewizja: -	data edycji: 08.04
arkusz: 1/1	skala: 1:50